



N O R T E




CENTRO DE SALUD DE 3 CONSULTORIOS

ESCALA 1:100



SUPERFICIES:	
Superficie terreno	Superficie construcción actual

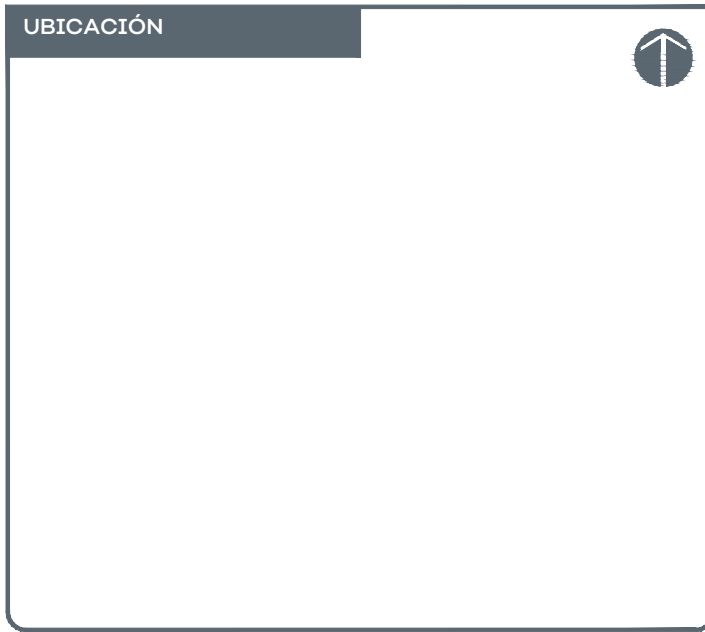


NOTAS:

Diagrama de instalación de la Cisterna Equipada

- ① Válvula de llenado
- ② Flotador No. 7
- ③ Electronivel
- ④ Tubería interna TUBOPLUS (1 1/4")
- ⑤ Pichancha
- ⑥ Tubería de succión de 1 1/4"

Toma domiciliar

- ① LLAVE DE INSERCIÓN Ø 25 mm.
- ② TUBERÍA DE POLIETILENO Ø 25mm.
- ③ TUERCA UNION Ø25 mm.
- ④ NIPLE FoGo Ø 25 mm.
- ⑤ LLAVE DE BANQUETA
- ⑥ CODO 90° FoGo Ø 25 mm.
- ⑦ VALVULA DE COMPUERTA Ø 25 mm.
- ⑧ CAJA DE BANQUETA FoFo.
- ⑨ TUERCA UNION FoGo Ø 25 mm.

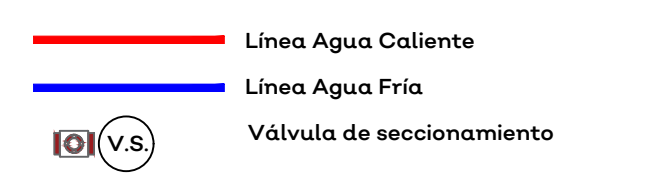

AUTORIZACIÓN:

Mtro. David Miguel Zamora Bueno
Secretario de Infraestructura y Obra Pública

Ing. Salvador Hernández Jiménez
Director General de Proyectos de Ingeniería

Ing. Raúl Fletes López
Director de Proyectos Hidráulicos

DATOS GENERALES

Localización: Juchitlan
Municipio: Juchitlan

PROYECTO:

Construcción de Centro de Salud, CLUES JCSSA003233 en el municipio de Juchitlan, Jalisco SIOP-E-FDRCR-OB-LP-1010-2020

CONTENIDO:

Planta Arquitectónica
Planta Baja

ESCALA:	FECHA:	CLAVE DE PLANO:
1/75	NOV-2020	AP-01



CENTRO DE SALUD EN EL MUNICIPIO DE JUCHITLAN, JALISCO SIOP-E-FDRCR-OB-LP-1010-2020